

**MAPA DO CELÓW PROJEKTOWYCH**  
SKALA 1:500  
SEKCJA NR 6.127.33.02.4.2, 6.127.33.02.4.4

Województwo: małopolskie  
Powiat: chrzanowski  
Jednostka ewidencyjna: 120302\_6, Chrzanów - obszar wiejski  
Obyekt: Nr 0001\_Balim  
Obyekt: działka 2384, 2385  
Układ współrzędnych prostokątnych płaskich 2000/18  
Układ wysokości normalnych Kronsztadt 86

MAPA JEST AKTUALNA NA DZIEŃ 10.12.2017 W ZAKRESIE SYTUACJI I UZBROJENIA NA PODSTAWIE POMIARU WYMIARU TERENOWEGO ORAZ BRANŻOWEGO.


WYKONAWCA:  
PRACOWNIA  
GEODEZYJNO-KARTOGRAFICZNA  
Barbara Jarczyk  
32-500 Chrzanów, ul. Siemka 6  
tel./fax 032 623 50 34 kom. 061 208 697  
NIP 628-156-08-19

**ID:6640.3161.2017**


Nr ks.r. - 404/2017  
DATA: 20.12.2017

SPORZĄDZIŁ:  
  
Inż. inż. Joanna Słoj  
geodeta uprawniony  
Nr upr. zaw. 183907

WYKONAWCA  
PRACOWNIA  
GEODEZYJNO-KARTOGRAFICZNA  
Barbara Jarczyk  
32-500 Chrzanów, ul. Siemka 6  
tel./fax 032 623 50 34 kom. 061 208 697  
NIP 628-156-08-19

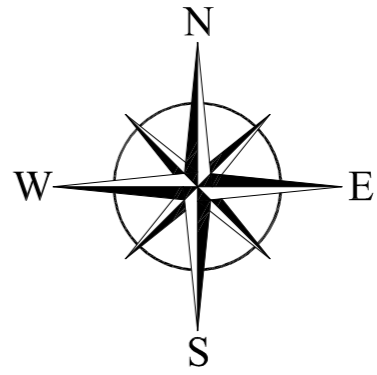

- Legenda**
- zakres aktualizacji
  - energia
  - wodociąg
  - kanalizacja
  - gazociąg
  - teletechnika
  - granice działek
  - uzytek gruntowy
  - - - kontur klasyfikacyjny

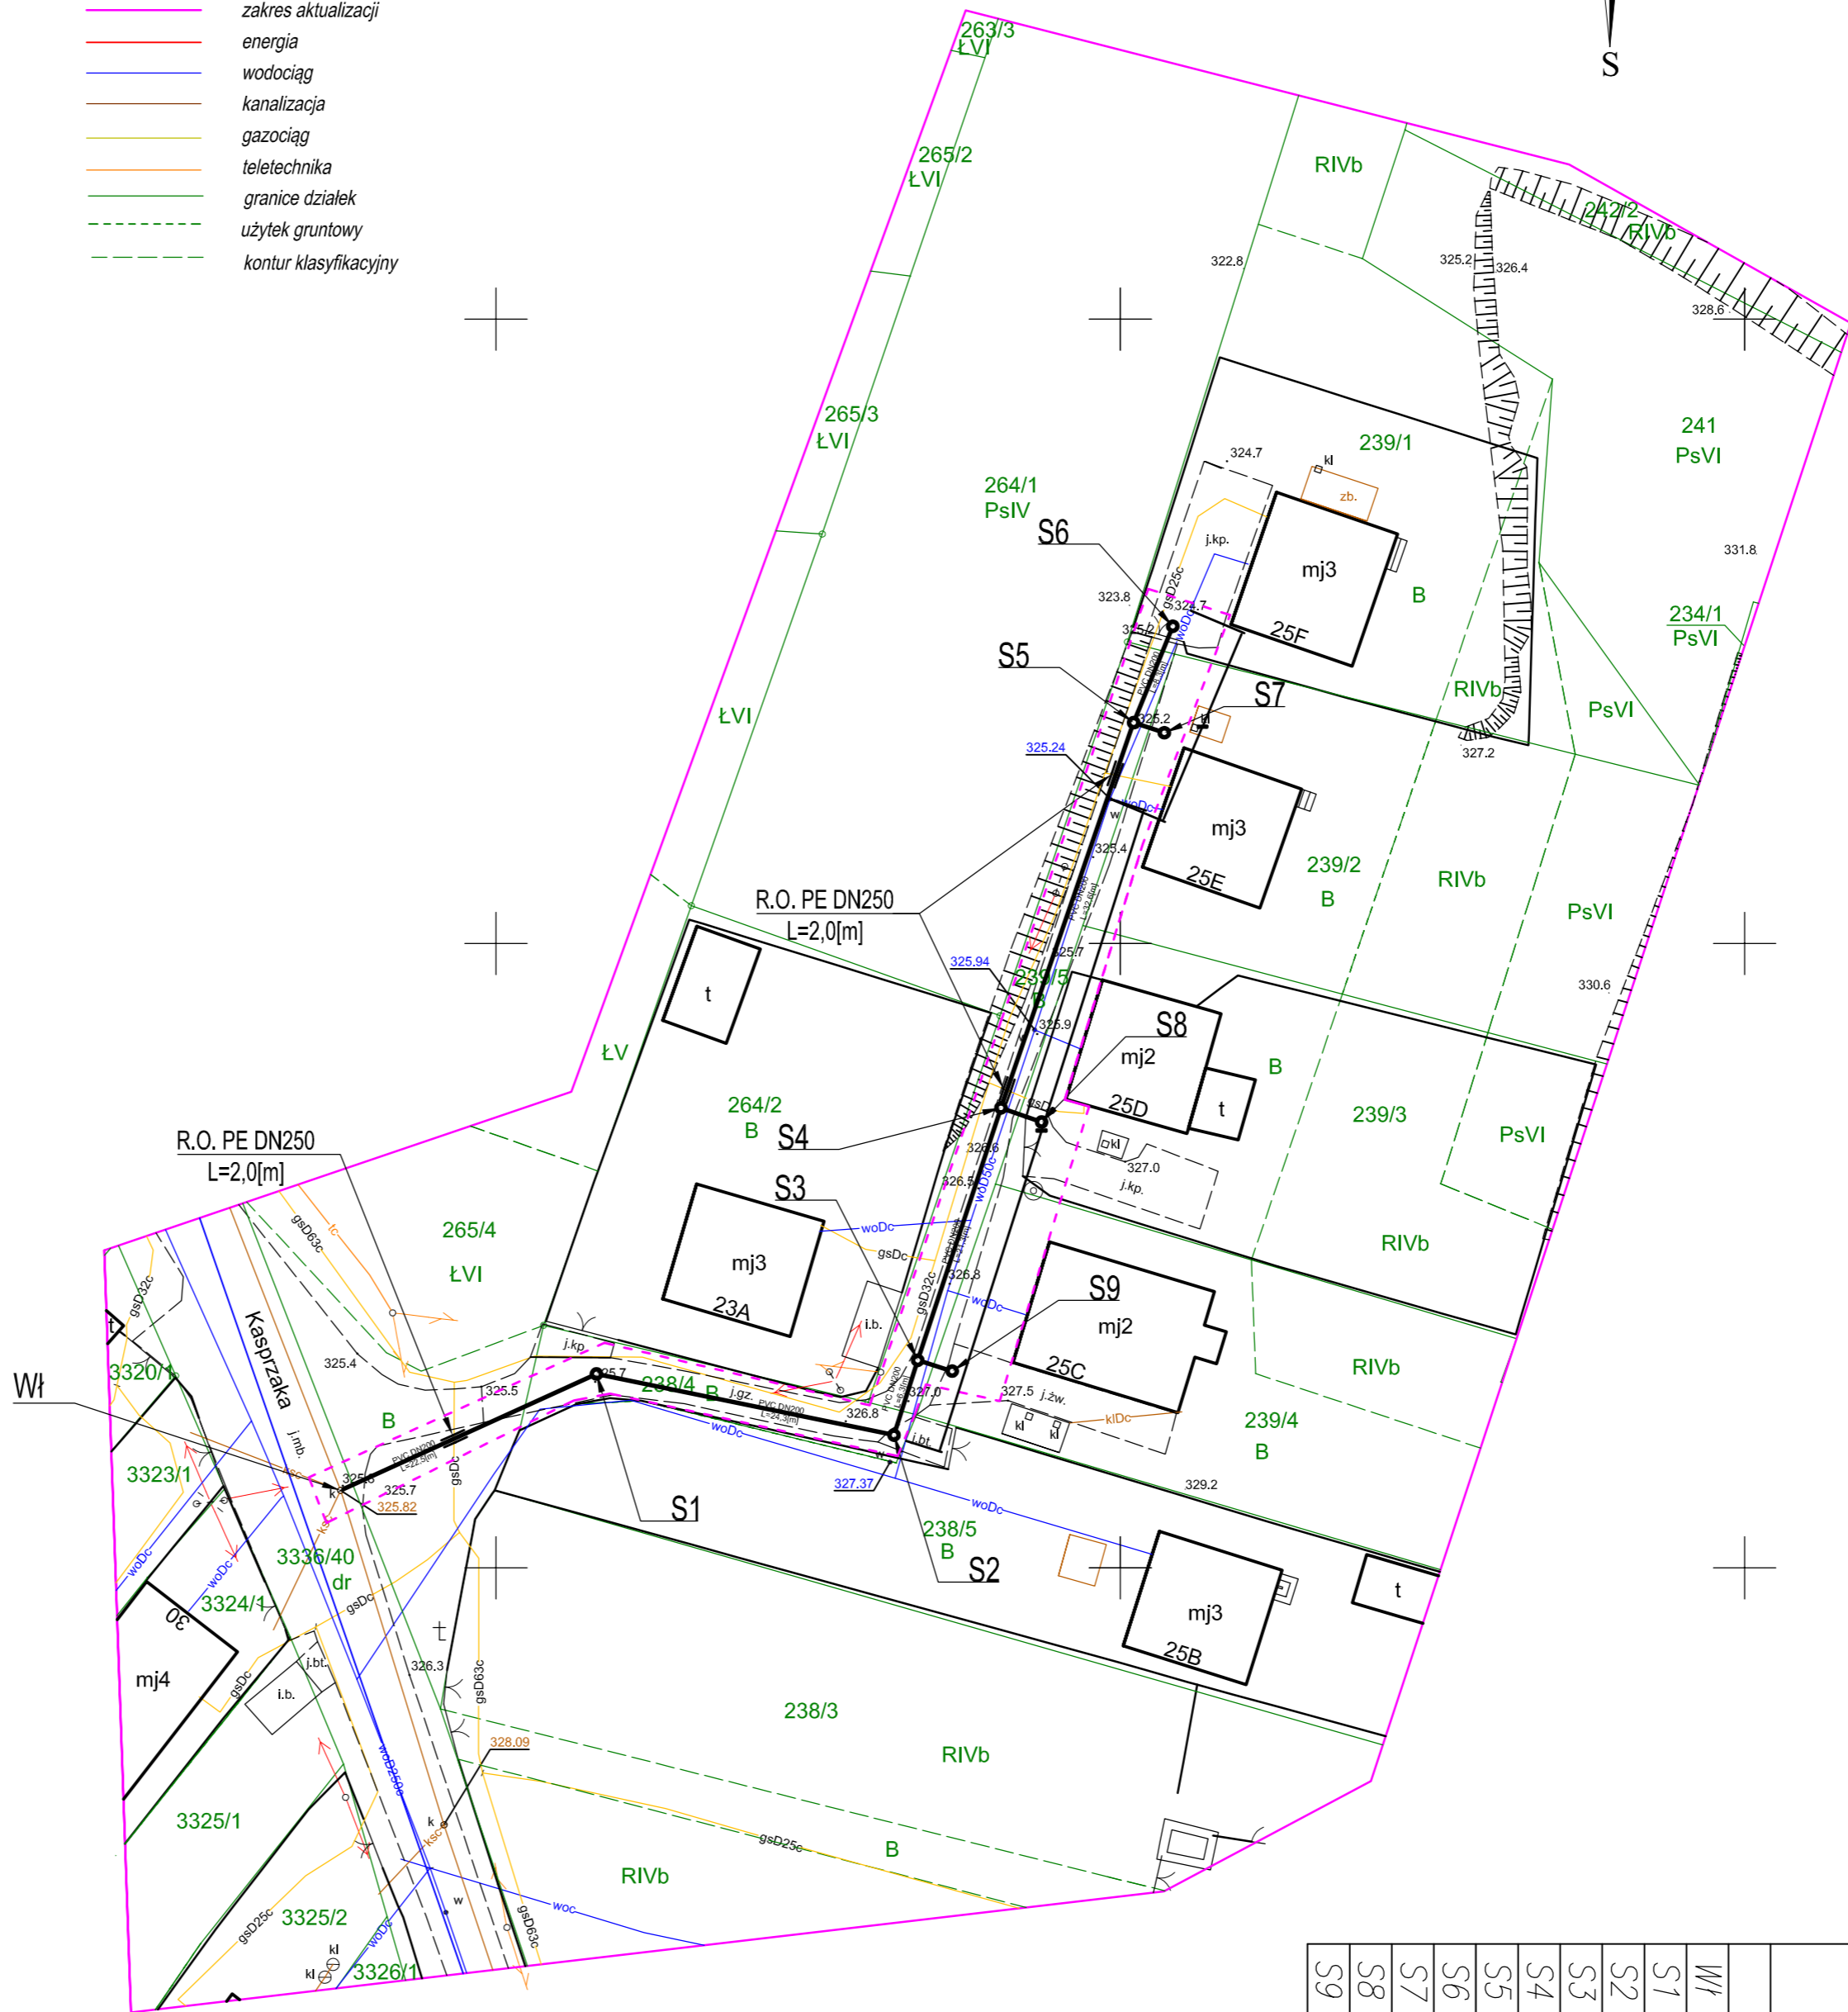

Współrzędne geodezyjne x, y w miejscach charakterystycznych	Uśrednione wysokości		Typ	
	X	Y		[m]
WI	6598937,56	5559256,20	DN200/160	
S1	6598958,04	5559265,52	22,5	0,5
S2	6598981,87	5559260,62	24,3	0,5
S3	6598983,78	5559266,61	6,3	0,5
S4	6598990,43	5559286,83	21,3	0,5
S5	6599001,06	5559317,68	32,6	0,5
S6	6599004,18	5559325,39	8,3	0,5
S7	6599003,52	5559316,87	2,9	1,5
S8	6598993,69	5559285,69	3,5	1,5
S9	6598986,53	5559265,75	2,6	1,5
Suma:			124,3	

**Legenda:**

- zakres aktualizacji
- energia
- wodociąg
- kanalizacja
- gazociąg
- teletechnika
- granice działek
- uzytek gruntowy
- - - kontur klasyfikacyjny

proj.: kanalizacja sanitarna PVC-U Klasa S DN 200/160  
projektowane włączenie do sieci kanalizacyjnej ø 200 PVC  
O S<sub>1</sub>, S<sub>2</sub>, S<sub>3</sub> projektowane studzienki kanalizacyjne ø 425 PE  
O S<sub>4</sub> projektowana studnia kanalizacyjna ø 1000 Beton  
O S<sub>5</sub> projektowane studzienki kanalizacyjne ø 315 PE  
O S<sub>6</sub>-S<sub>9</sub> linie rozprężające teren inwestycji; oddzielone obiekty

Rejonowe Przedsiębiorstwo Wodociągów i Kanalizacji Spółka z o.o.  
32-500 Chrzanów ul. Jagiellońska 8  
tel. (032) 624-15-60, (032) 623-32-32, fax (032) 623-32-42  
MS 000067967, NIP 628-00-01-037, REGON 279250804  
www.pwki.chrzanow.pl e-mail: pwn@pwki.chrzanow.pl

**Numer miejscowości: Budowa sieci kanalizacji sanitarnej ul. Kasprzaka w Balinie**

Adres miejsca: Ul. Kasprzaka w Balinie  
Tytuł rysunku: PLAN Zagospodarowania Terenu  
Skala: 1:500  
Numer rys.:  
Data:

**Projektant:**  
Inż. inż. Piotr Olekiewicz  
ul. nr 44/5/0245/PM/5/13  
32-500 Chrzanów  
Działalność: inżynierska

Opis: opracowanie projektu  
Inż. inż. Grzegorz Łukasz